



Planta Baixa - Bloco Biblioteca - Térreo
Área: 848,55m²
Escala: 1:75

UE	Unidade Evaporadora
UC	Unidade Condensadora
☉	Ponto de Força
→	Ar Quente
←	Ar Frio
---	Tubulação do Dreno pelo Piso
---	Tubulação do Dreno acima do Forro
---	Linha de Refrigeração
↘	Tubulação de Refrigeração Subindo
↗	Tubulação de Refrigeração Chegando do Pavimento Inferior

Legenda
Sem Escala

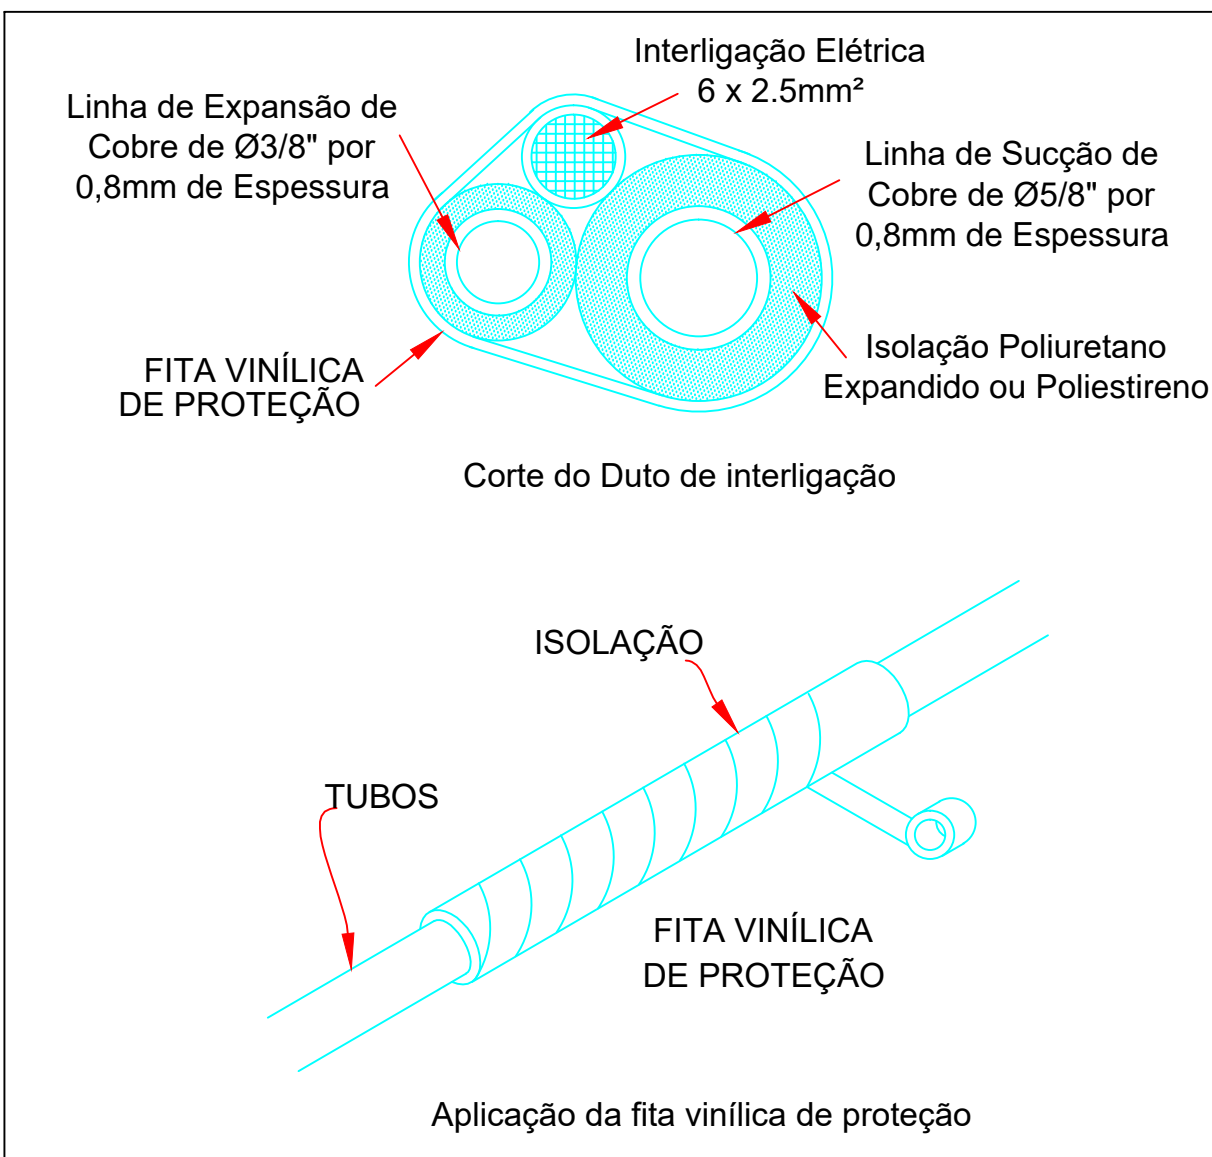

Detalhe A - Linha de Resfriamento
Sem Escala

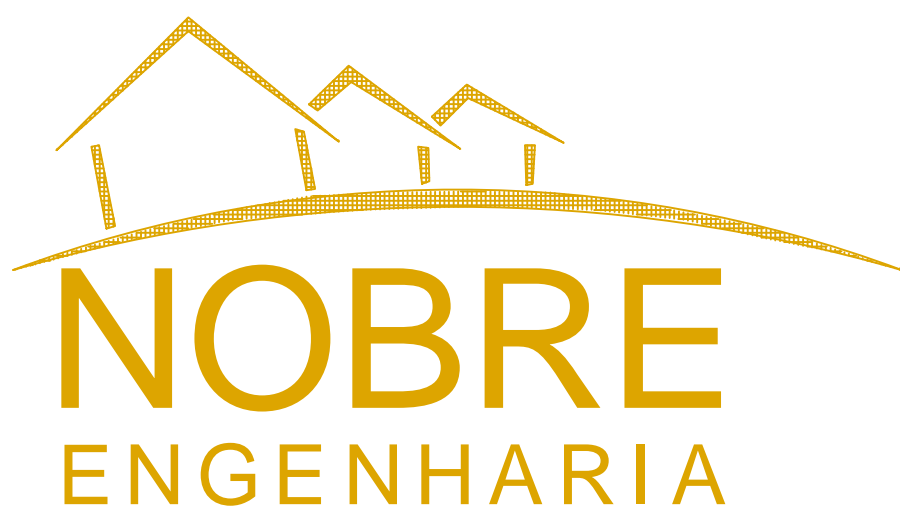

Av. Transbairrada, Qd.510, L103, Nova Sulga, Goiânia/GO - e-mail: bracampos@out.com.br - Fones: 3941-9808 / 9971-9933

CLIMATIZAÇÃO

CEFET-PB-Princesa Isabel

Interessado: Autor:	Nº DE EQUIP. INSTALADOS 13 (Treze)	ÁREA CONSTRUÍDA:
	POTÊNCIA INSTALADA 498 000 BTU's	
	TOTAL DE EQUIP. INSTAL. 203 (Duzentos e Três)	
	POTÊNCIA INST. GERAL 6 840 000 BTU's	
CONTEÚDO	Planta Baixa - Bloco Biblioteca	ARQUIVO CEFET - PB - Princesa Isabel - Bloco Biblioteca - Climatização - 15.02.2008
	Detalhe A Legenda	
ENDEREÇO Rodovia PB-426, Prefeito Gonzaga Benito, Sítio Vermelho Princesa Isabel - PB	DATA Julho/2008	FOLHA 02/05
	APROVAÇÃO:	